

中南民族大学18号、19号学生公寓室内装饰项目

建设单位:中南民族大学

设计号:-

子项名称:

图 别:装 饰

项目负责人		
审 定		
审 核		
校 对		
设 计		

二零二四年四月

图 纸 目 录	图 纸 目 录					
	序号	图号	图纸名称	图幅	张数	备注
	1	SS-00	目录	A3	1	
	2	SS-01	给排水设计说明	A1	1	
	3	SS-02	一层给排水平面图	A1	1	
	4	SS-03	二~七层给排水平面图	A1	1	
	5	SS-04	生活给水系统原理图（一）	A1	1	
	6	SS-05	热水给水系统原理图（一）	A1	1	
	7		排水系统原理图		1	
	8	SS-06	热水给水系统原理图（二）	A1	1	
	9		卫生间给排水大样图			
	10					
	11					
	12					
	13					
	14					
	15					
	16					
	17					
	18					
	19					
	20					
	21					
	22					
	23					
	24					
	25					
	26					
	27					
	28					
	29					
	30					
	31					
	32					
	33					
	34					
	35					
	审核		校对		编制	
				日期	2023. 04	

给排水设计说明

[illegible][illegible]


中城科泽工程设计集团有限公司
Zhongcheng Keze Archi-Engineering Co., Ltd.
工程地址: 中南民族大学18号、19号学生公寓
室内装饰项目

制 图	戴建玉
设 计	戴建玉
校 对	王 越
专业负责人	李王成
项目负责人	李王成
审 核	李王成
审 定	张 杰


建 筑	电 气
结 构	暖 通
给 排 水	智 能

建设单位	中南民族大学
工程名称	中南民族大学18号、19号学生公寓 室内装饰项目
子项名称	
图纸名称	一层给排水平面图

设计编号	图 号	SS-02
专 业	给排水	设计阶段
比 例	日 期	2024.04

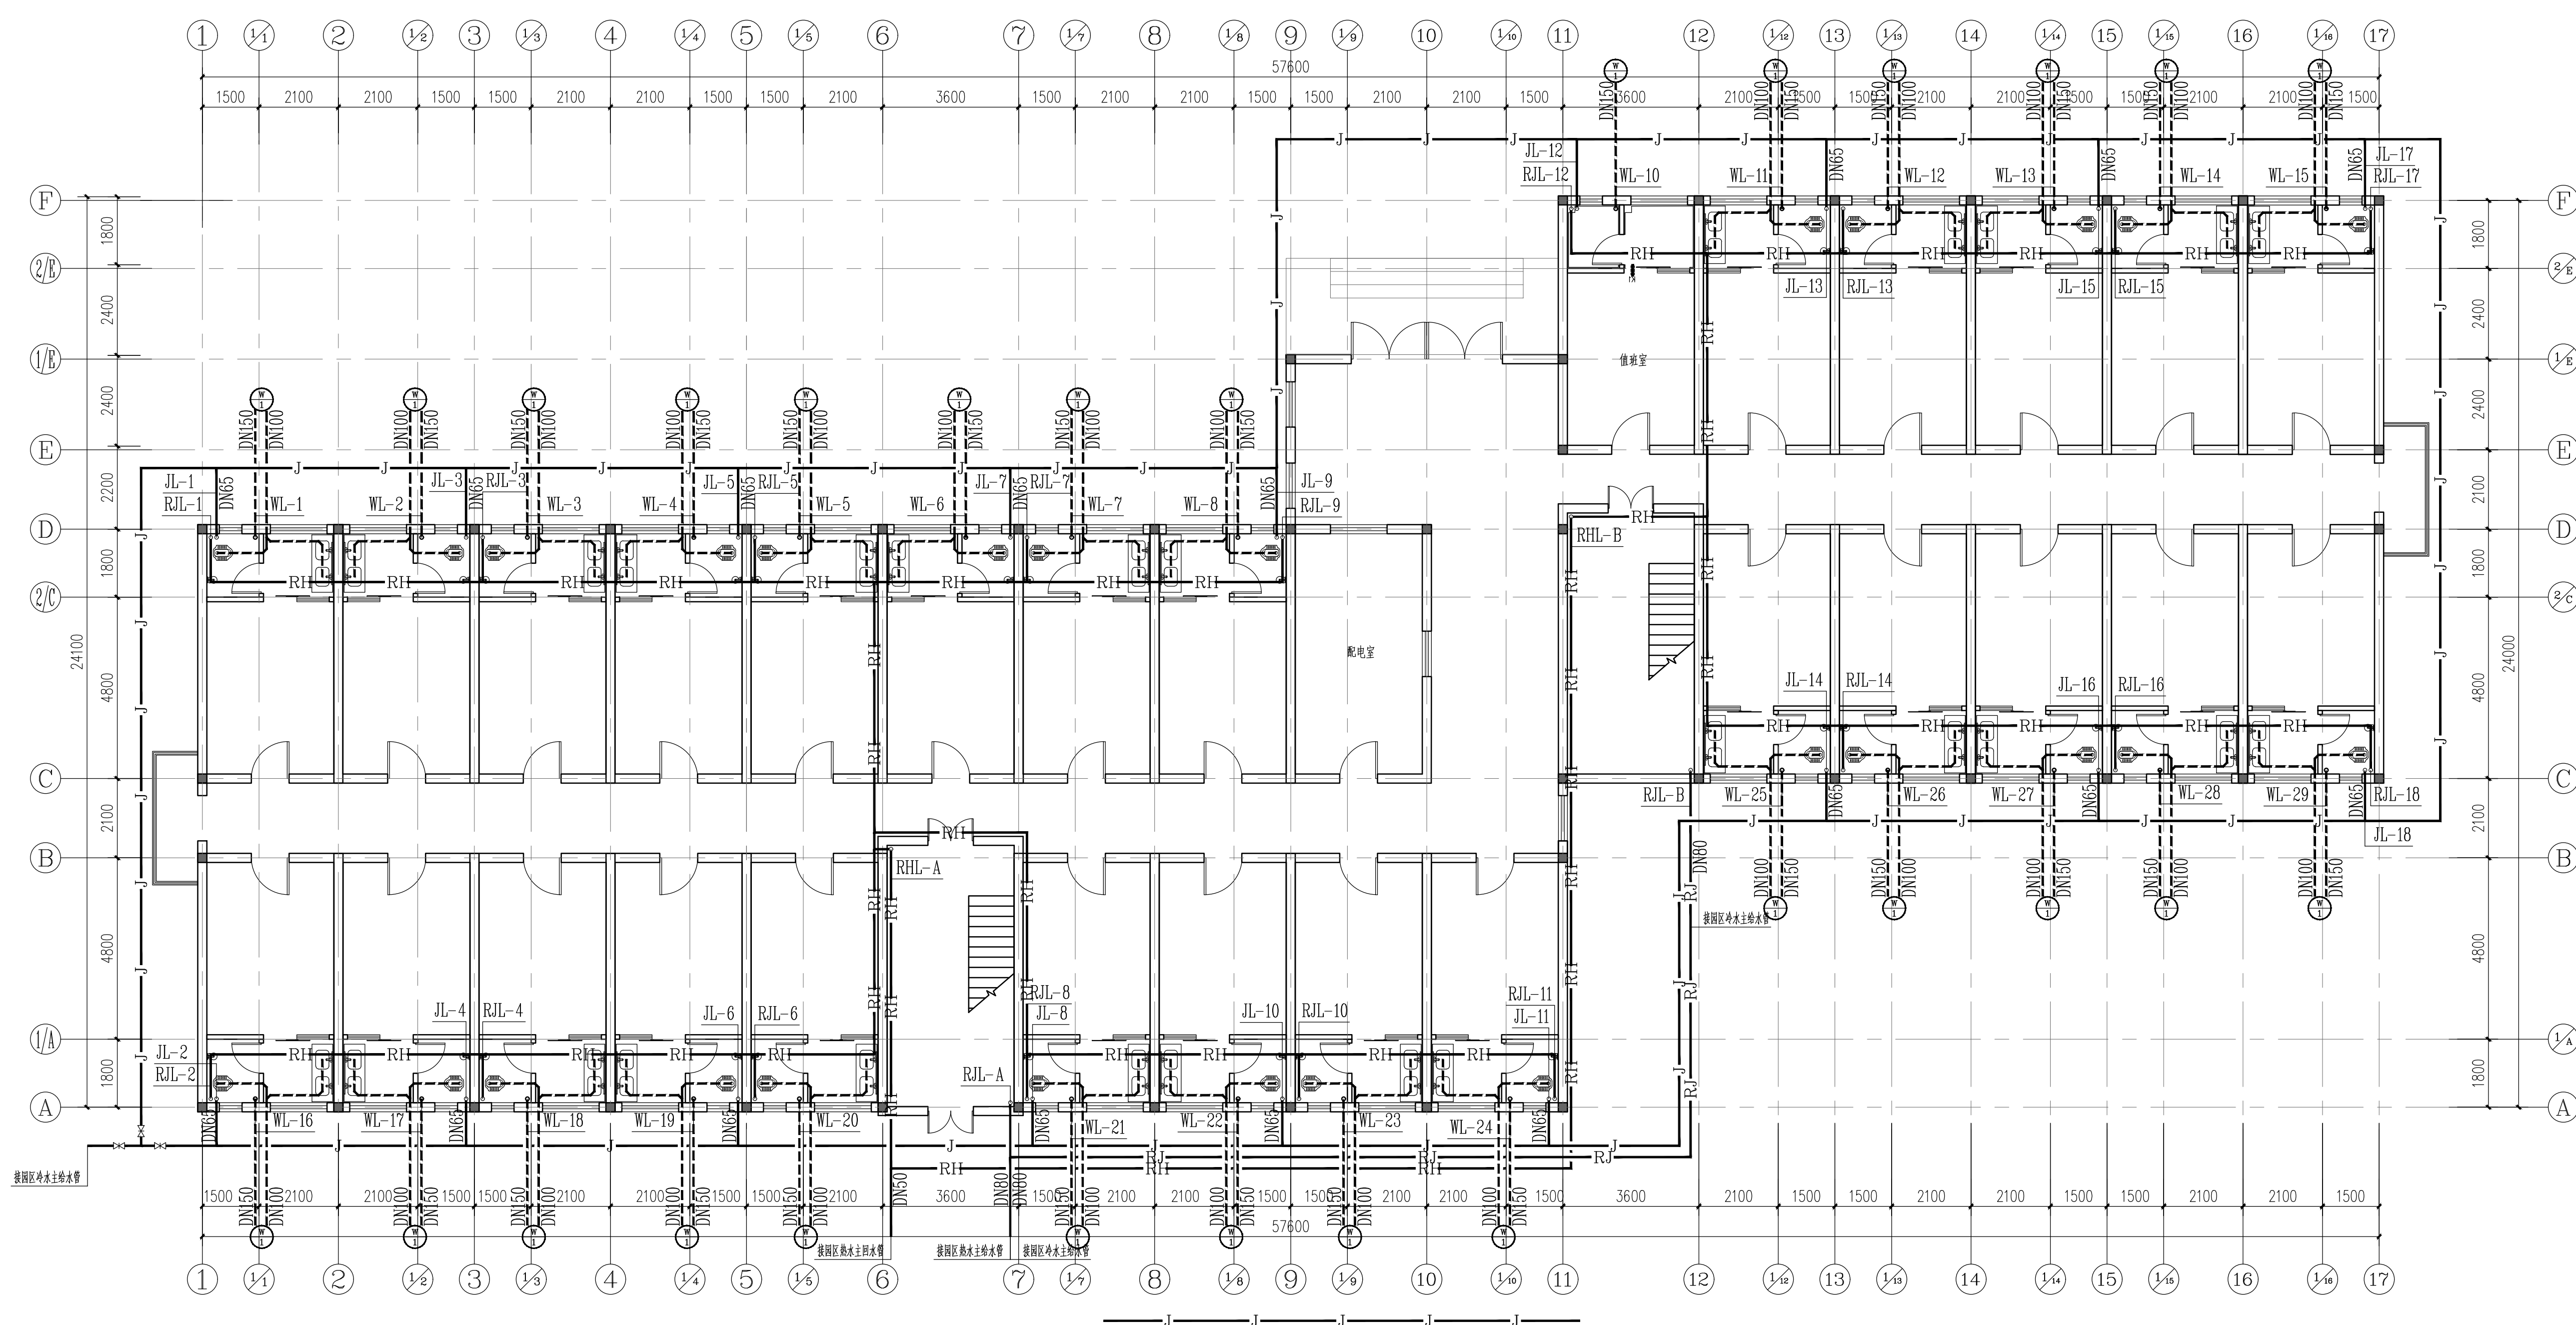

一层给排水平面图 1:100

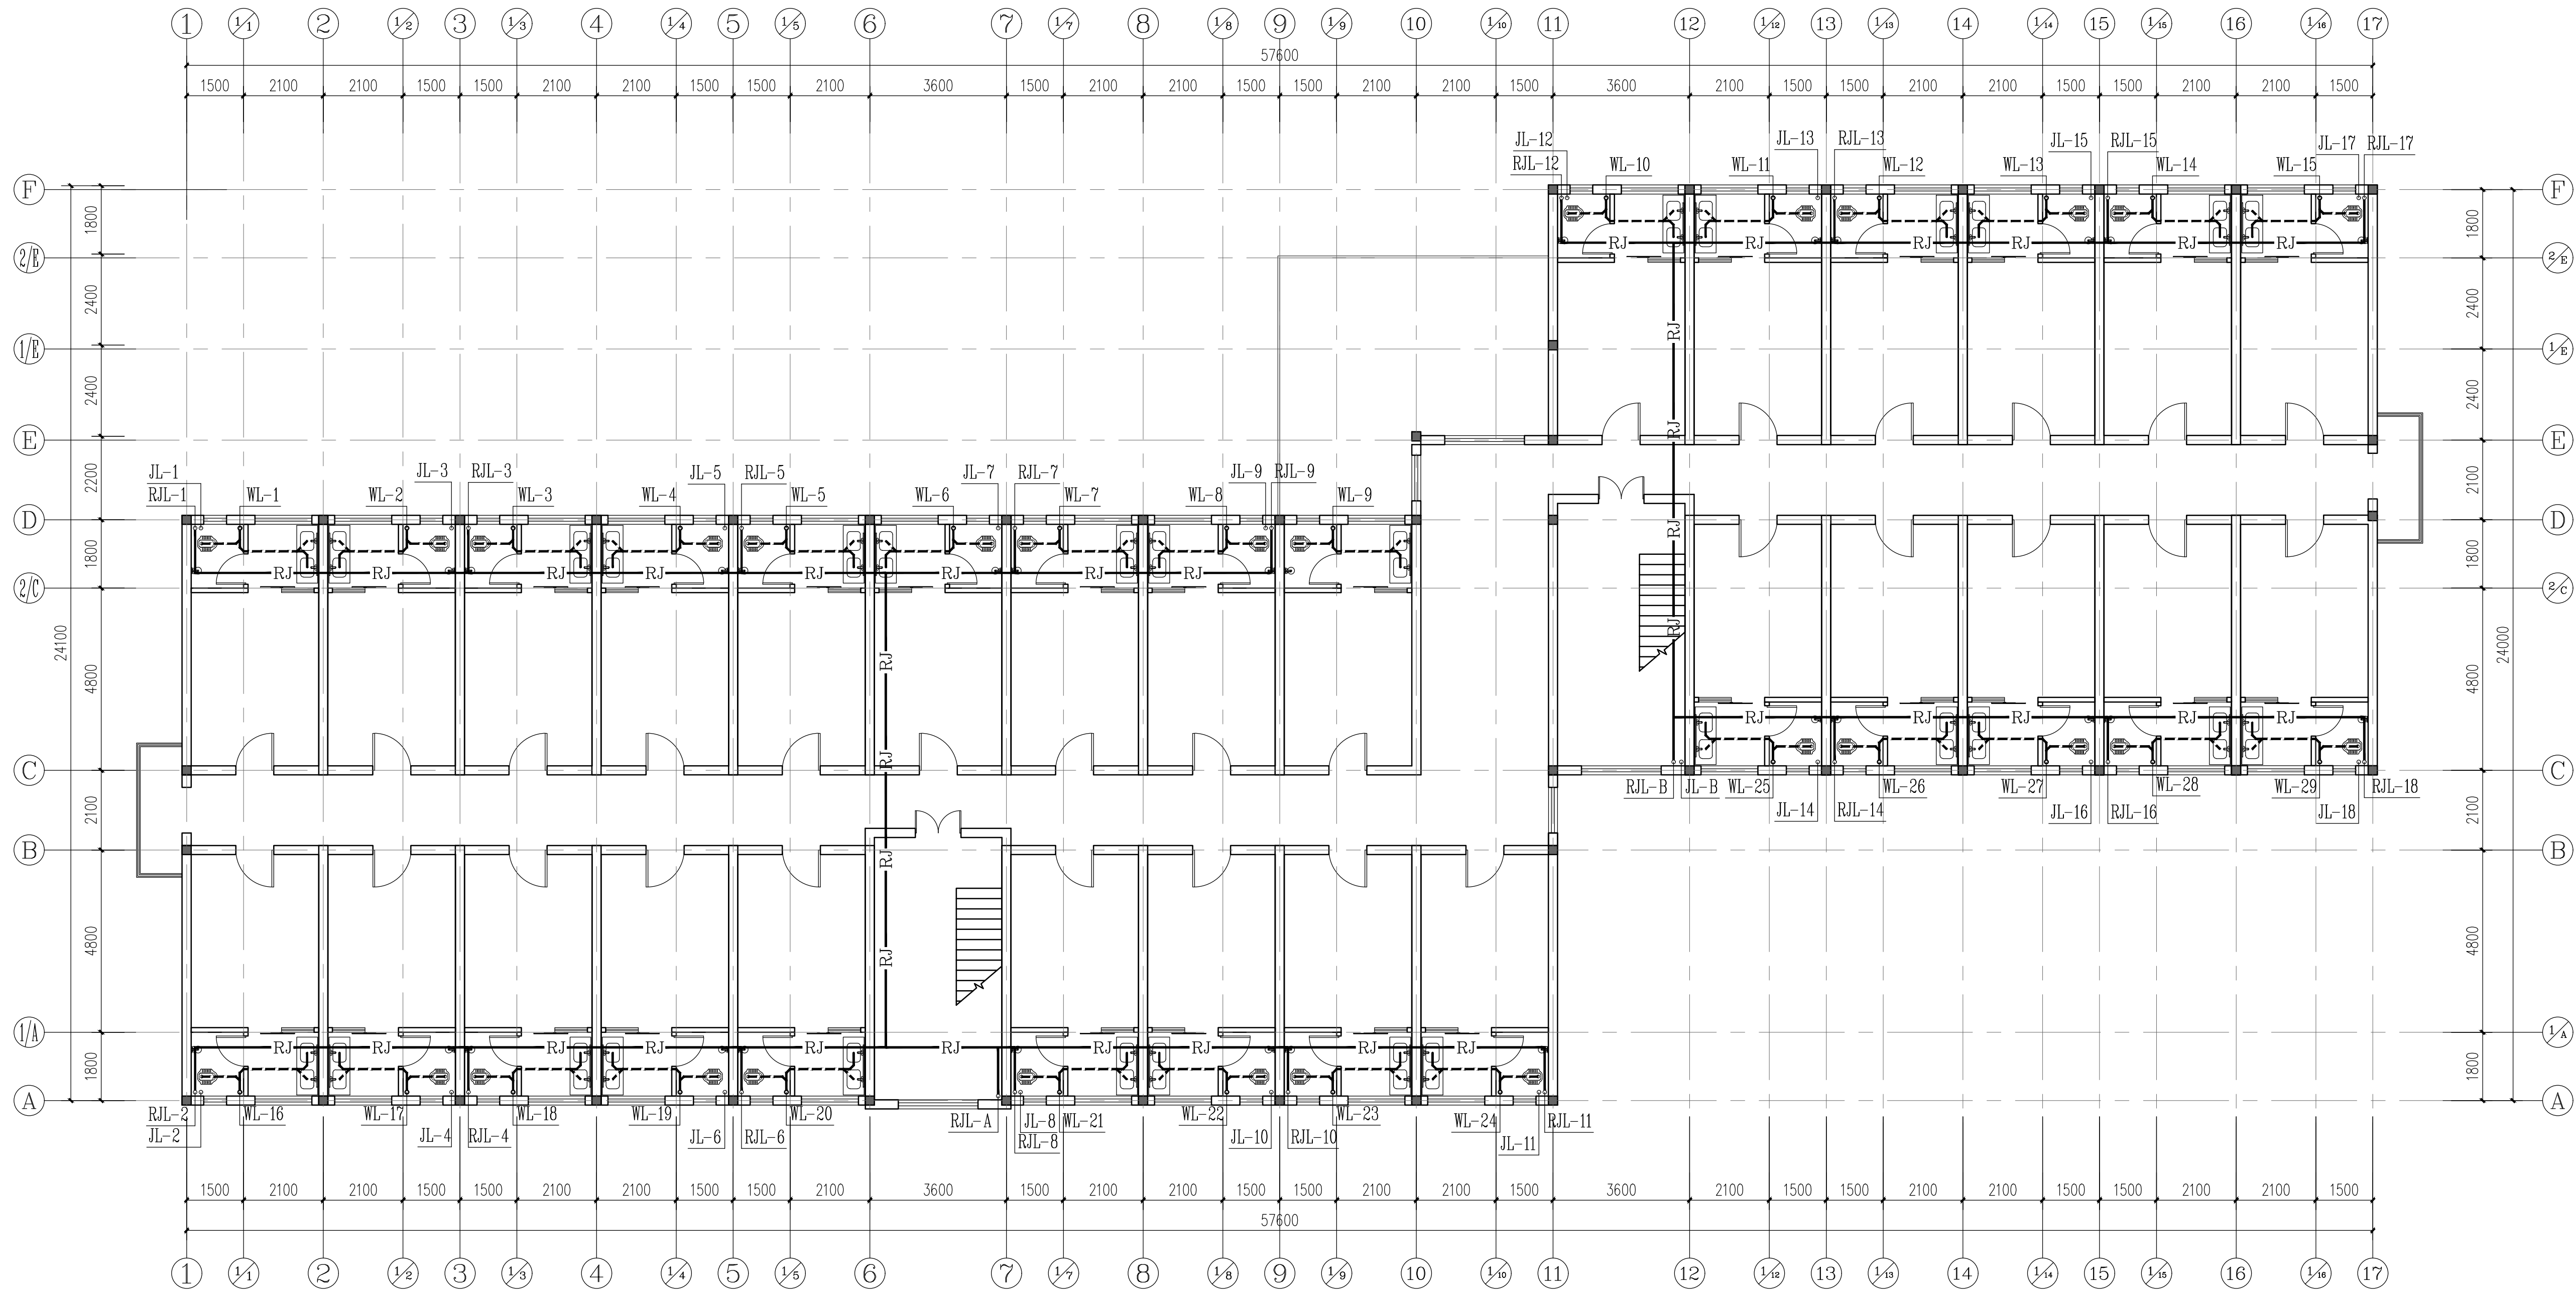

二~七层给排水平面图 1:100

说明:

(本图仅供参考,不作为施工依据)

说明:

中城科泽工程设计集团有限公司

Zhongcheng Keze Architectural Design Co., Ltd.
工程地址: 中南民族大学18号, 19号学生公寓
室内装饰项目

中城科泽工程设计集团有限公司

中城科泽工程设计集团有限公司


中城科泽工程设计集团有限公司

中城科泽工程设计集团有限公司


中城科泽工程设计集团有限公司

中城科泽工程设计集团有限公司

中城科泽工程设计集团有限公司

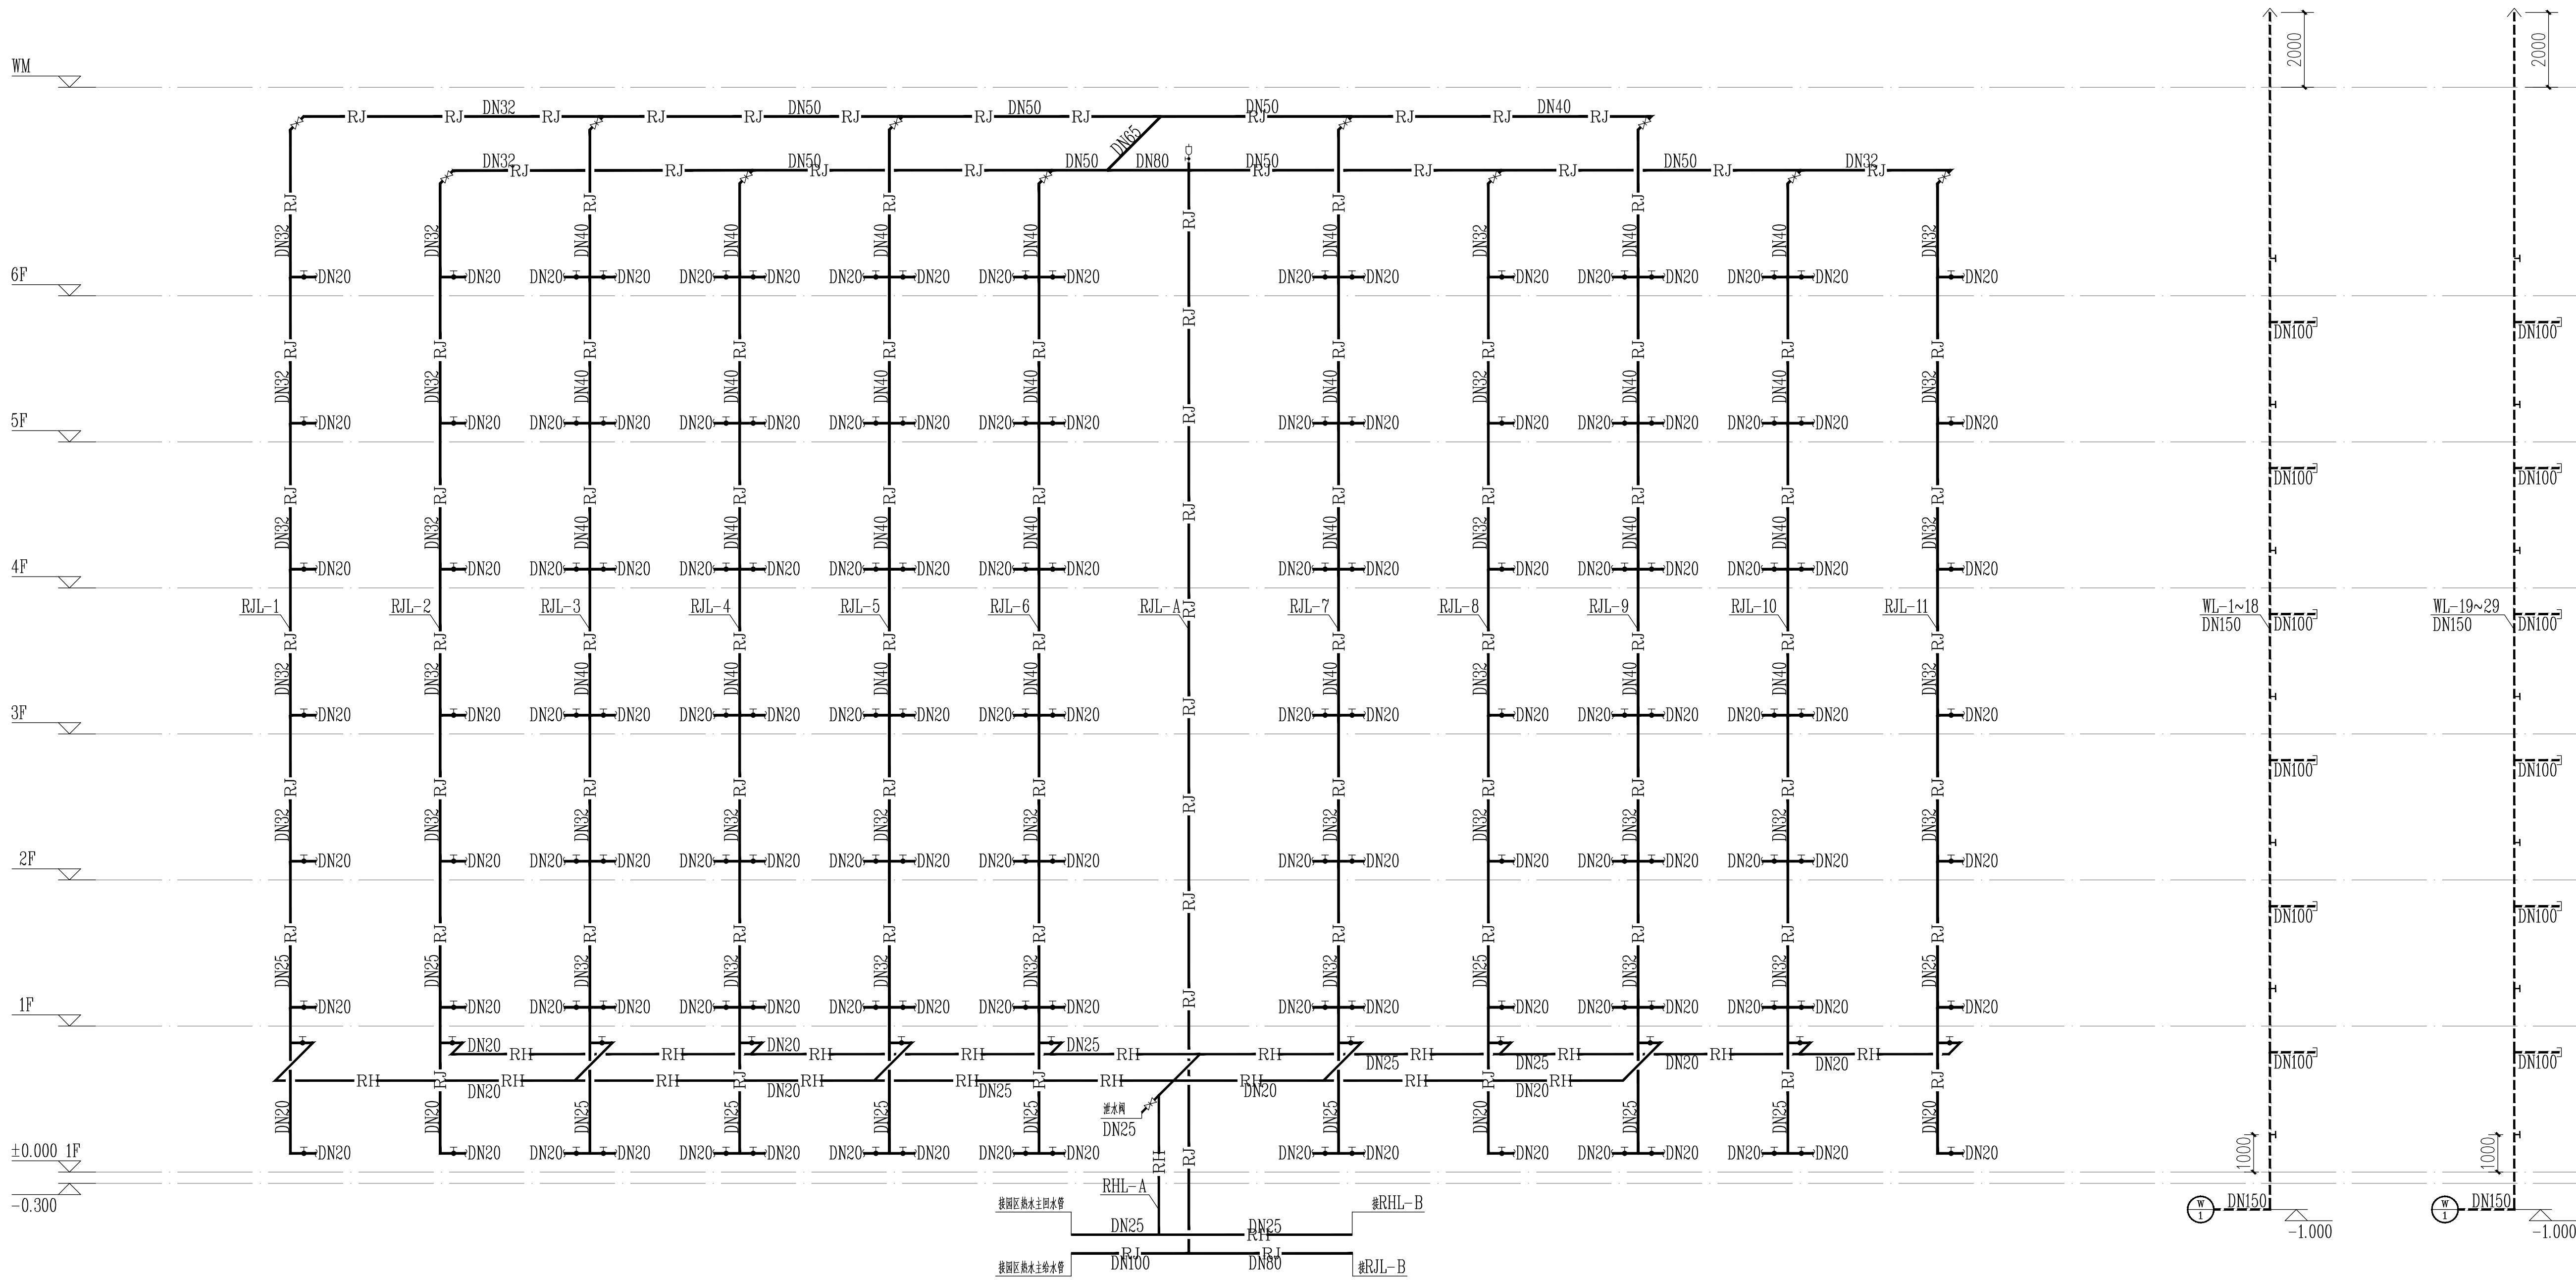

热水给水系统原理图 (一)

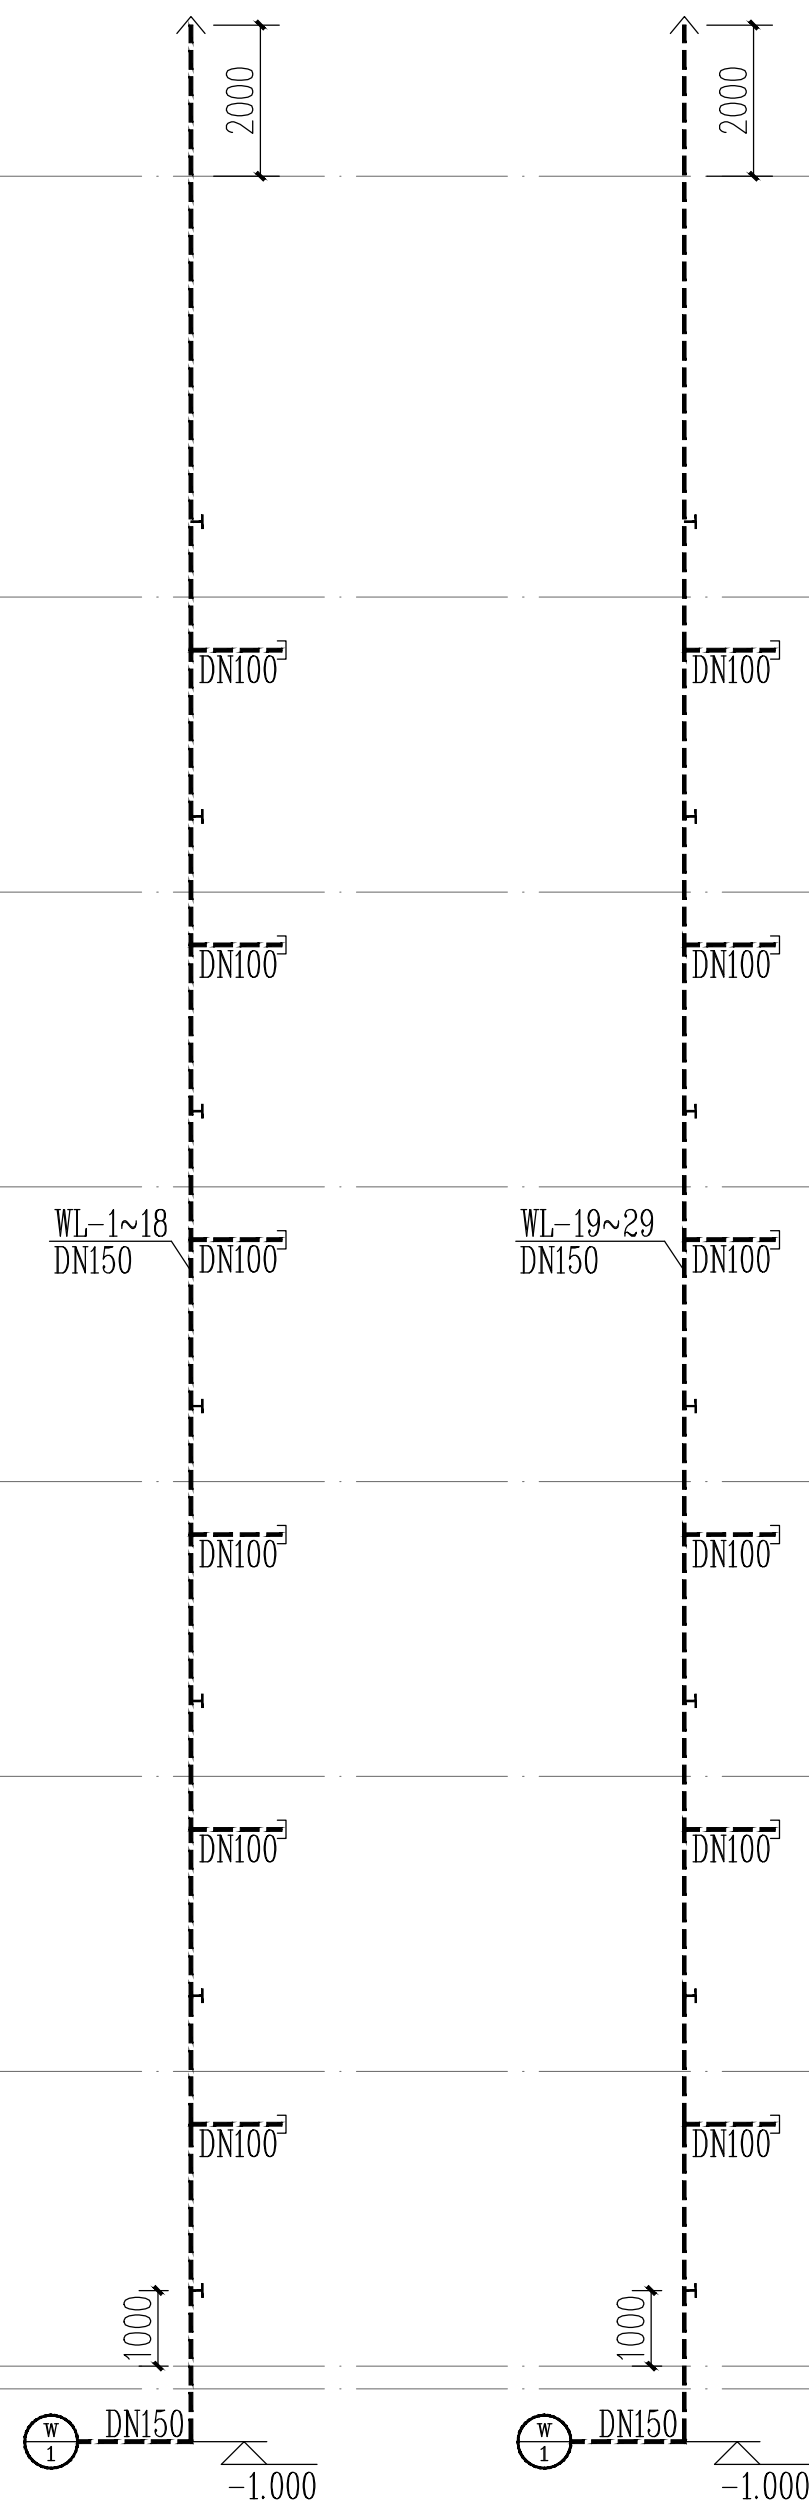

排水系统原理图

图例:

(本图例仅供参考,不作为施工依据)

说明:


中城科泽工程设计集团有限公司
Zhongcheng Keze Architectural Engineering Co., Ltd.
工程地址: 中南民族大学18号、19号学生公寓
工程名称: 室内装饰项目

合作设计单位


签署栏

制 图	黄建玉	设计	黄建玉	校对	王 超	专业负责人	李玉龙	项目负责人	李玉龙	审核	李玉龙	审定	张 杰
-----	-----	----	-----	----	-----	-------	-----	-------	-----	----	-----	----	-----

会 签 栏			
建 筑		电 气	
结 构		暖 通	
给 排 水		智 能	
建设单位	中南民族大学		
工程名称	中南民族大学18号、19号学生公寓 室内装饰项目		
子项名称			
图纸名称	热水给水系统原理图 (一) 排水系统原理图		
设计编号	图 号	SS-05	
专 业	给排水	设计阶段	施工图
比 例	日 期	2024.04	

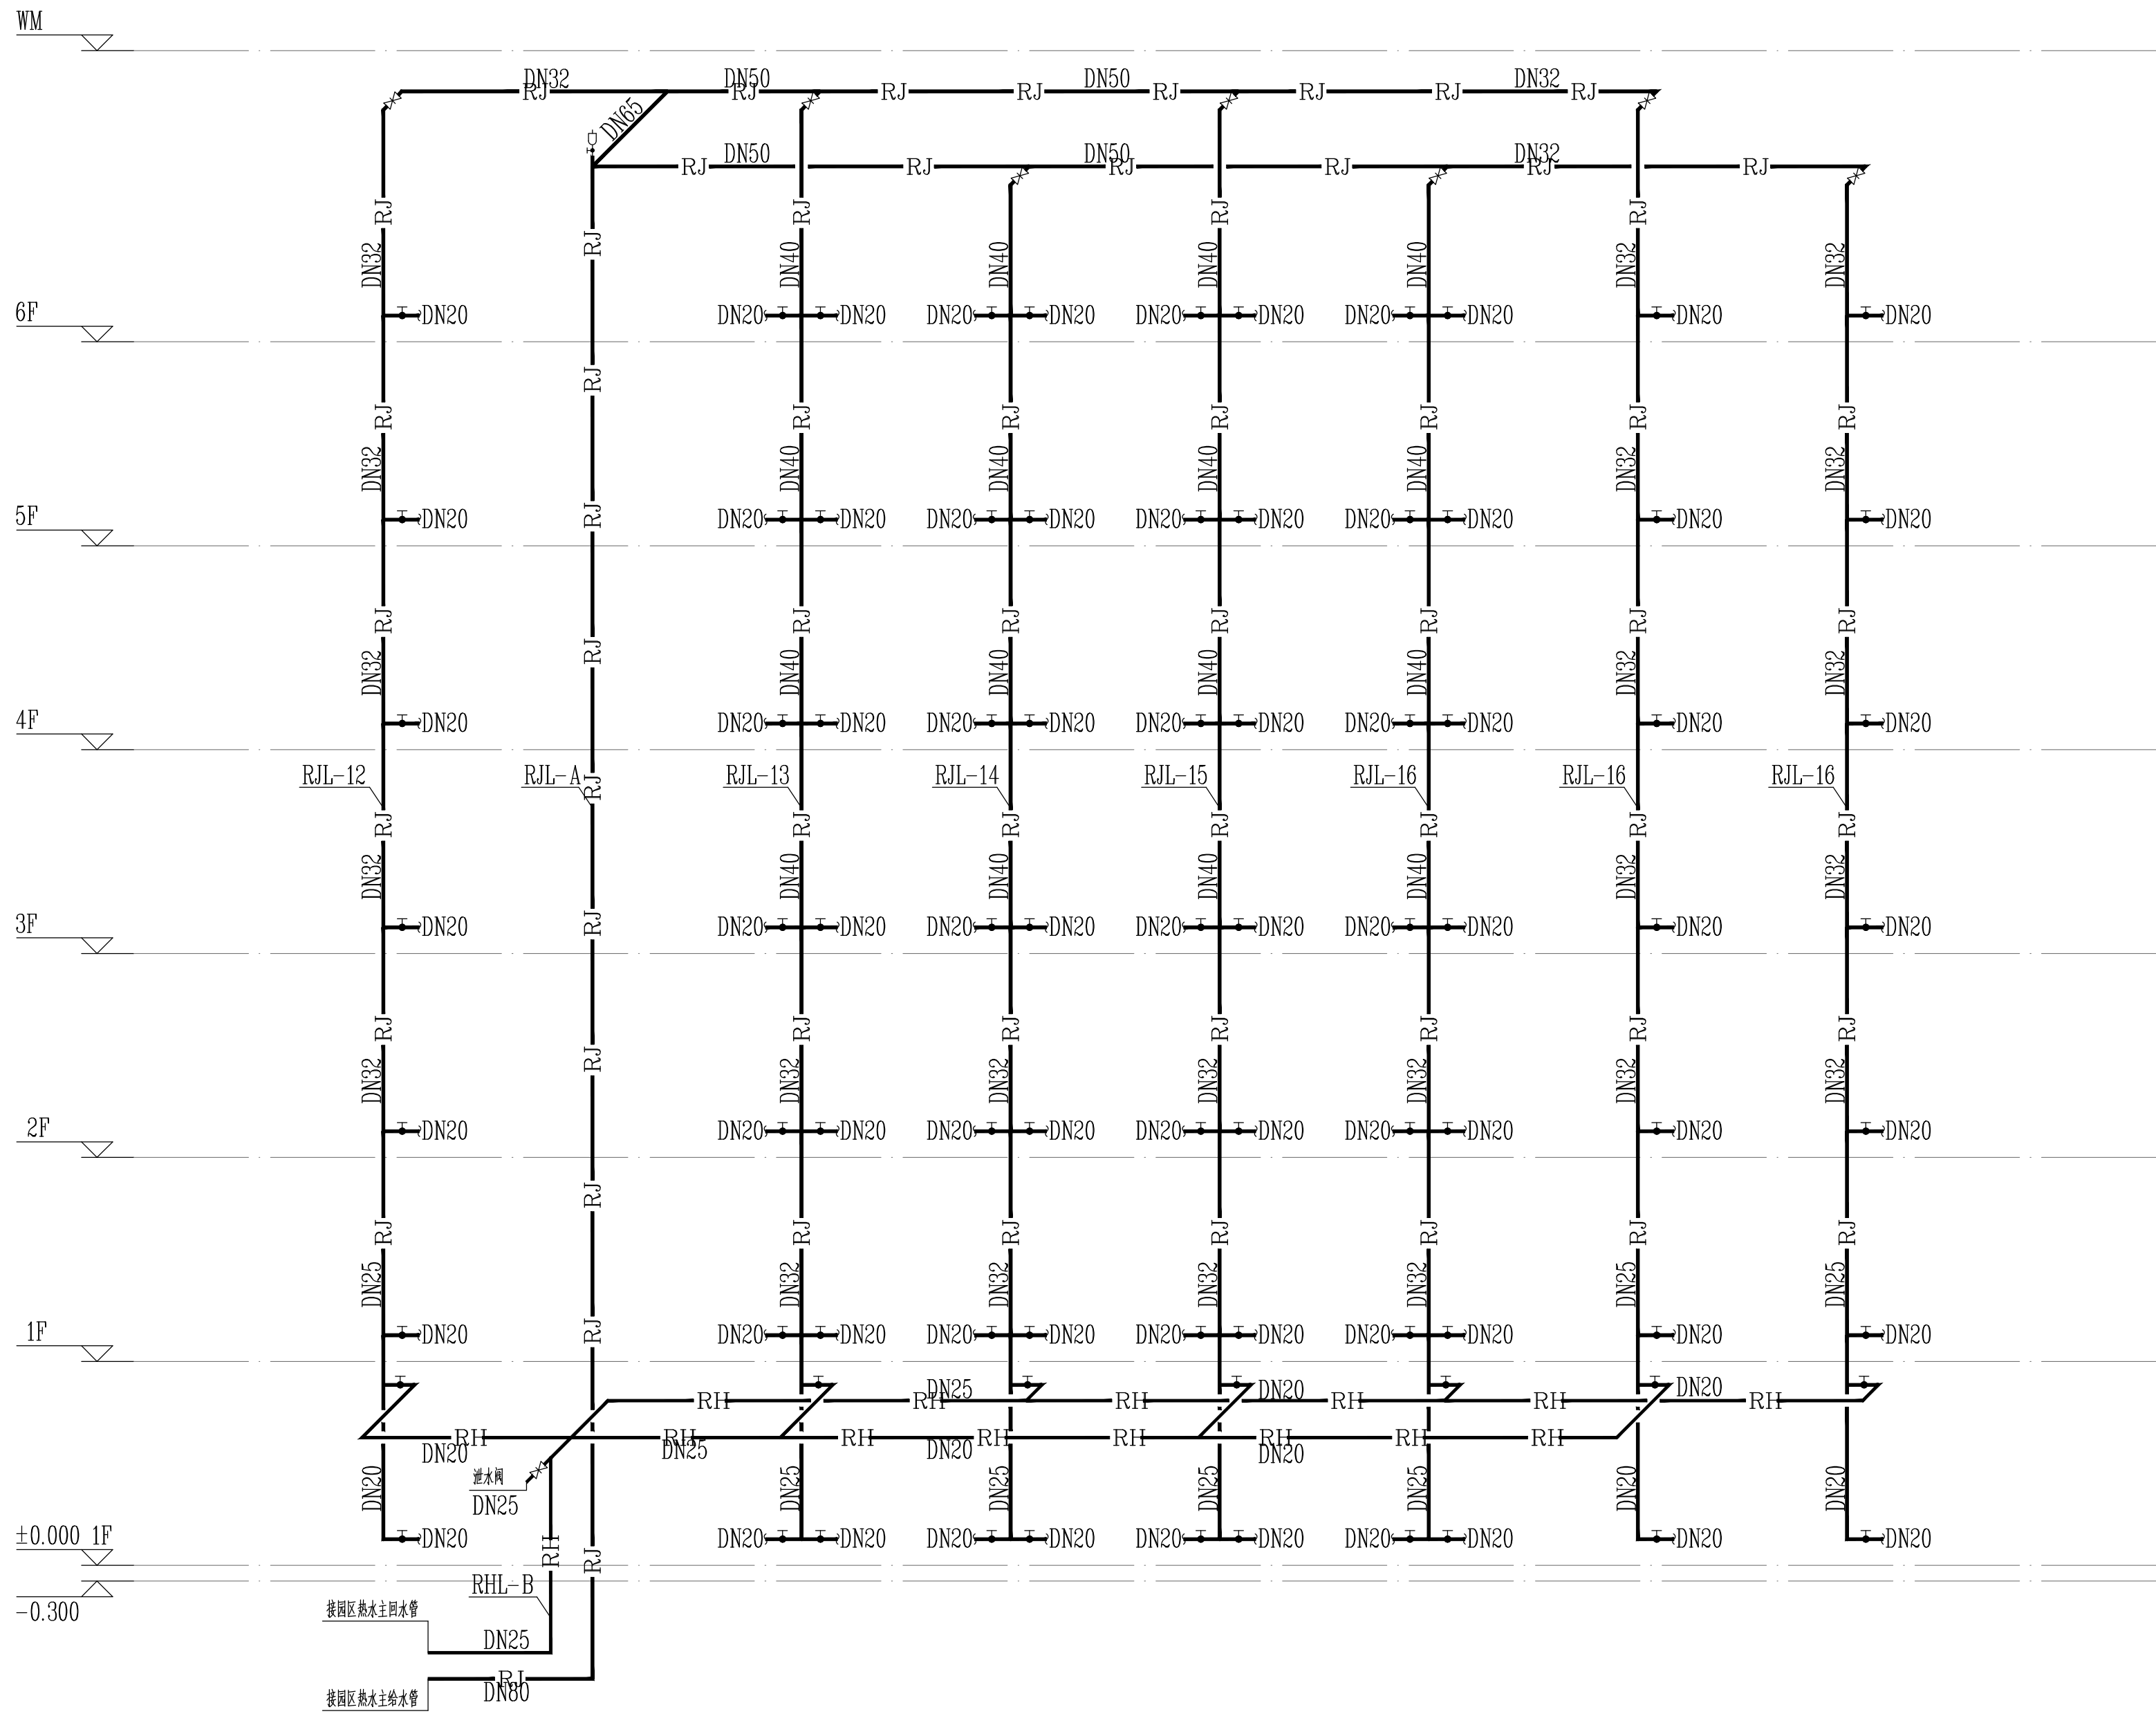

热水给水系统原理图 (二)

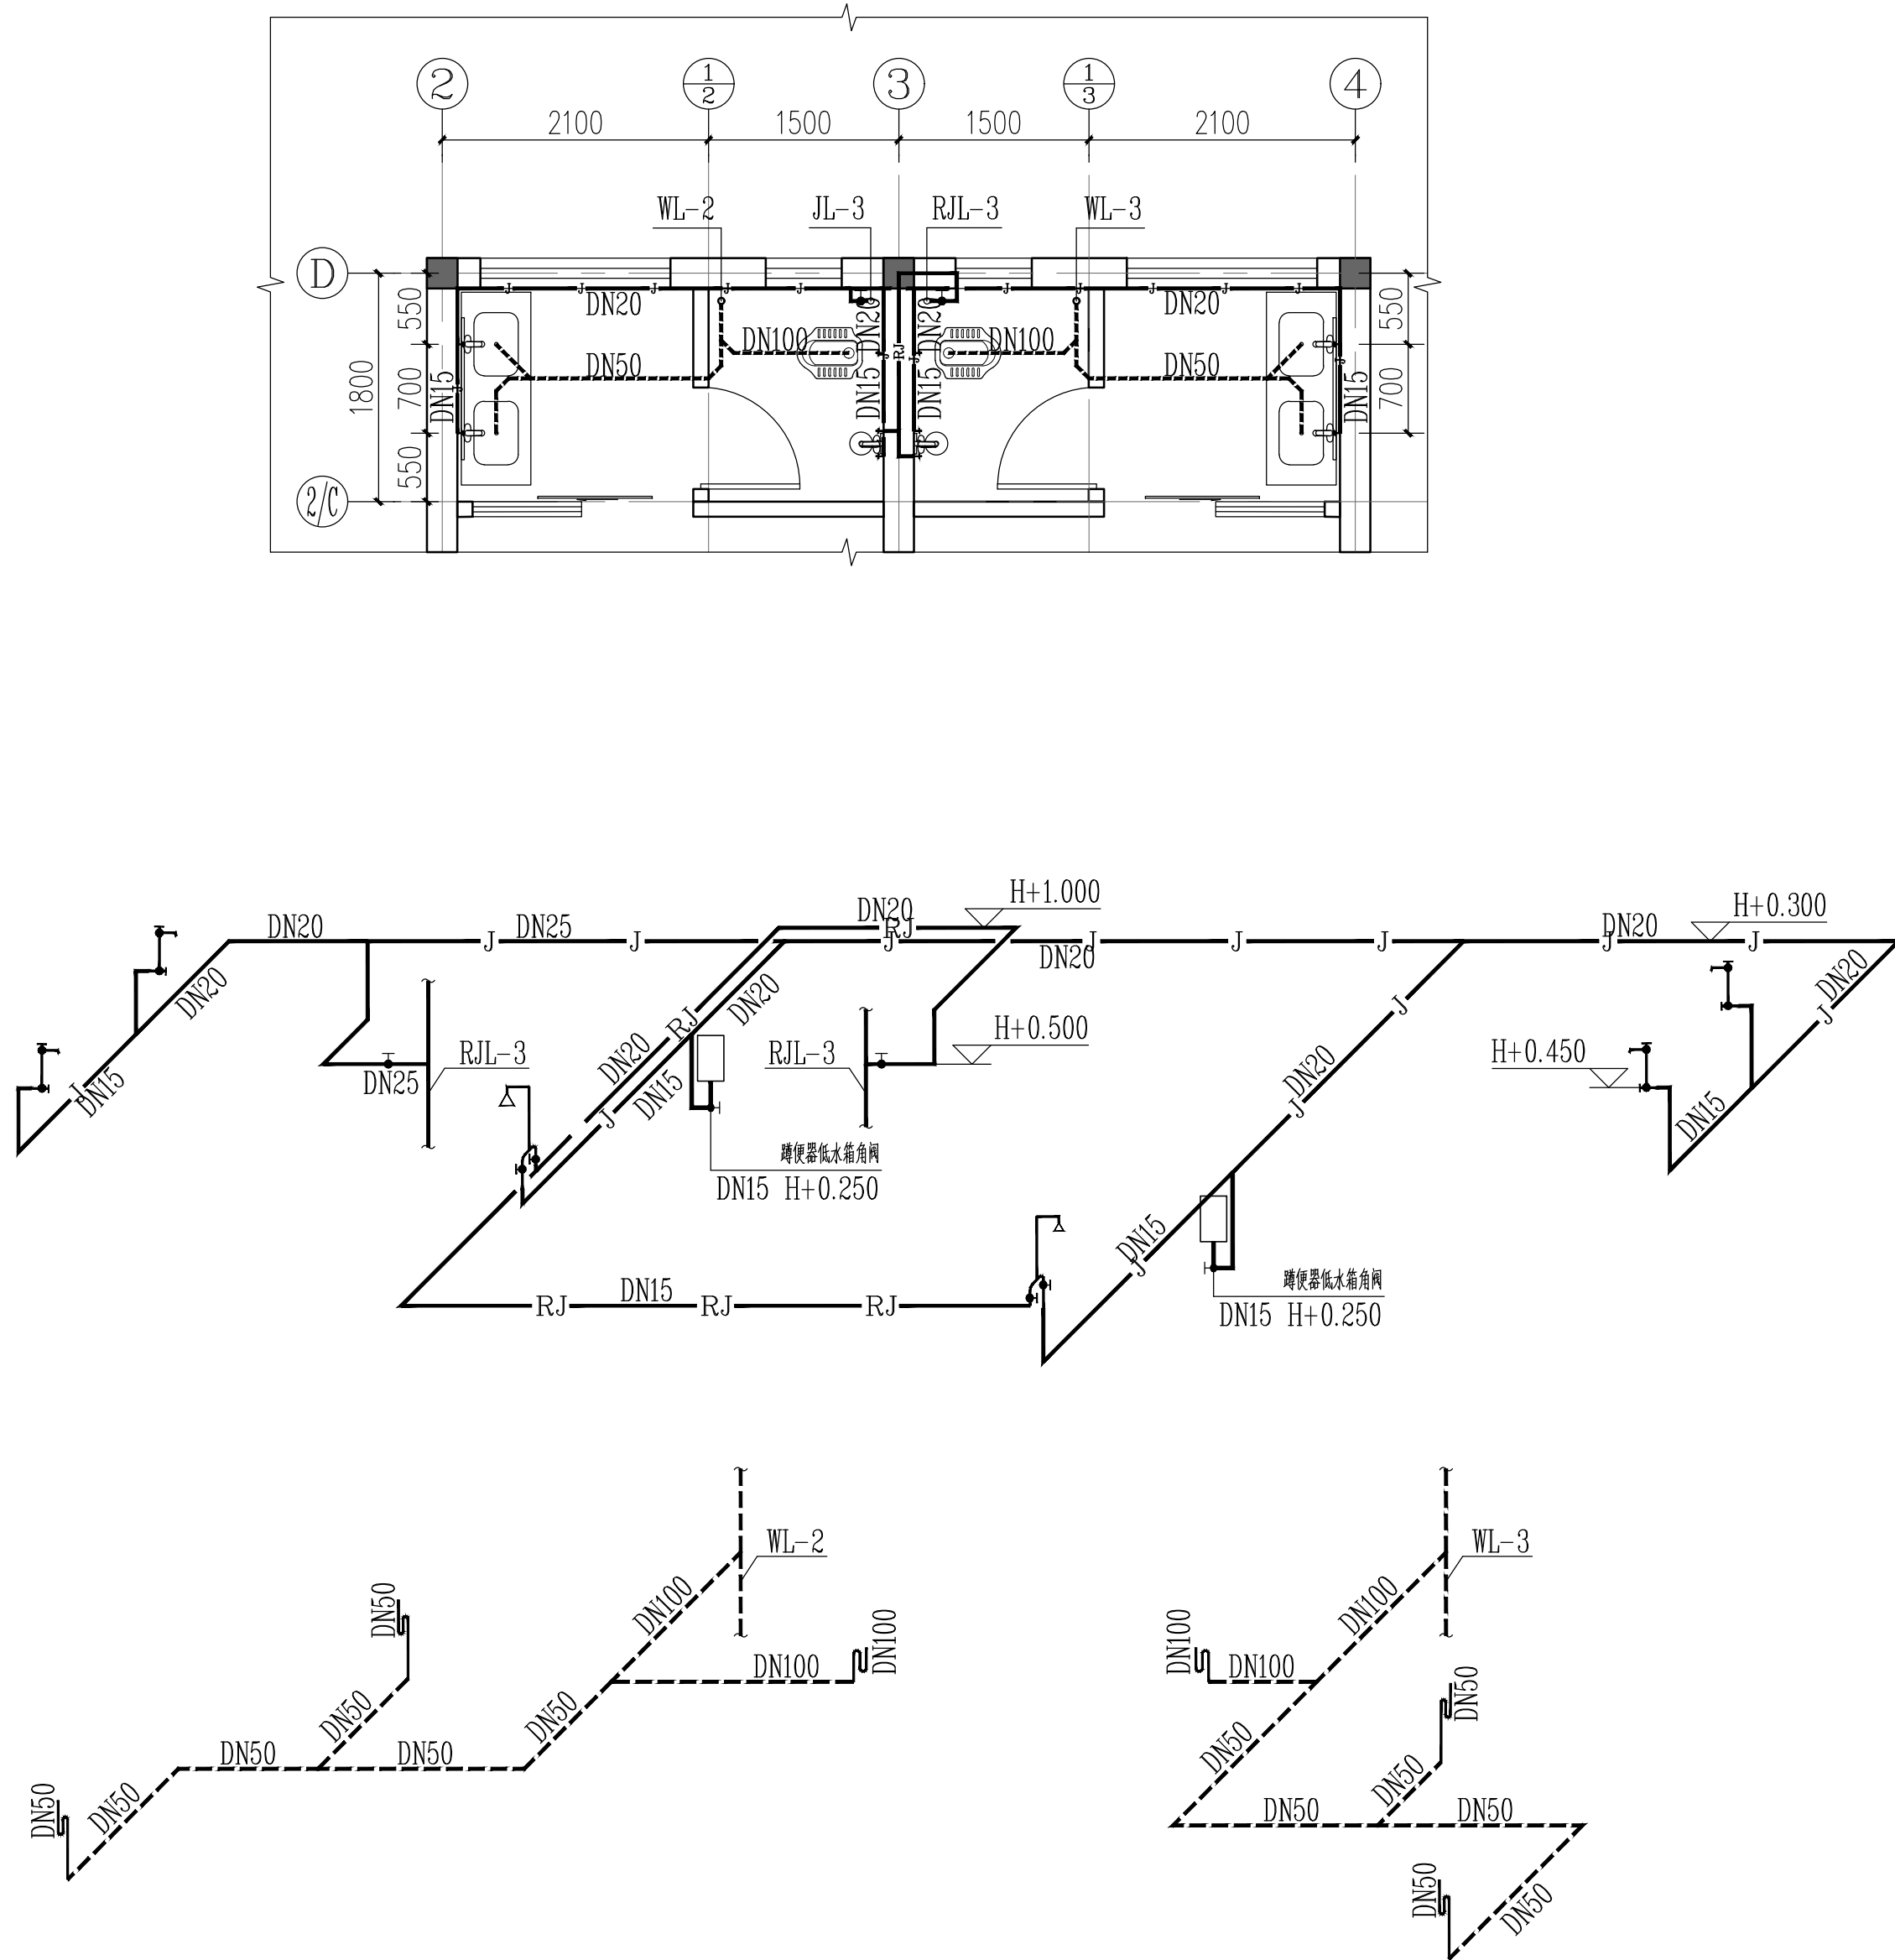

卫生间给排水大样图

- 注：1. 预埋管孔固定位置
2. H为楼层标高
3. 散热器供水主管采用标准图集02S102
4. 散热器供水主管采用标准图集02S102

说明：

（本图仅供参考不作为施工依据）

说明：

中城科泽工程设计集团有限公司

Zhongcheng Keze Architectural Design Co., Ltd.
工程地址：中国广东省广州市天河区珠江新城华夏路10号
工程名称：中南民族大学18号、19号学生公寓室内装饰项目

设计人：张永

审核人：张永

会签栏

制 图	张 永
设 计	张 永
校 对	张 永
专业负责人	张 永
项目负责人	张 永
审 核	张 永
审 定	张 永

会 签 栏

建 筑	电 气
结 构	暖 通
给 排 水	智 能

建设单位：中南民族大学

工程名称：中南民族大学18号、19号学生公寓室内装饰项目

子项名称：室内装饰工程

图纸名称：热水给水系统原理图 (二)

卫生间给排水大样图

设计编号：SS-06

专业：给排水

日期：2024.04